

30/11/2022	01	Esecutivo	Z.C.	M.A.	M.A.
16/08/2022	00	Definitivo	Z.C.	M.A.	M.A.
DATA	REV	OGGETTO REVISIONE	DIS	VER	APP




**COMMITTENTE:**  
 Comune di Gragnano Trebbiese  
 Scuola dell'Infanzia comunale  
 Via Carella, 2 - Gragnano Trebbiese (PC)


**OGGETTO:**  
 Riconversione spazi inutilizzati Scuola dell'infanzia comunale  
 Impianto rivelazione ed allarme incendio e gas metano  
 Tavola planimetrica distribuzione edificio monoplano

Documento: 2146RIV5001		Il Tecnico Per. Ind. Andrea Malta	Il Committente
Foglio: 1    Segue: 2			
Scala: 1:50			

PIANTA PIANO TERRA

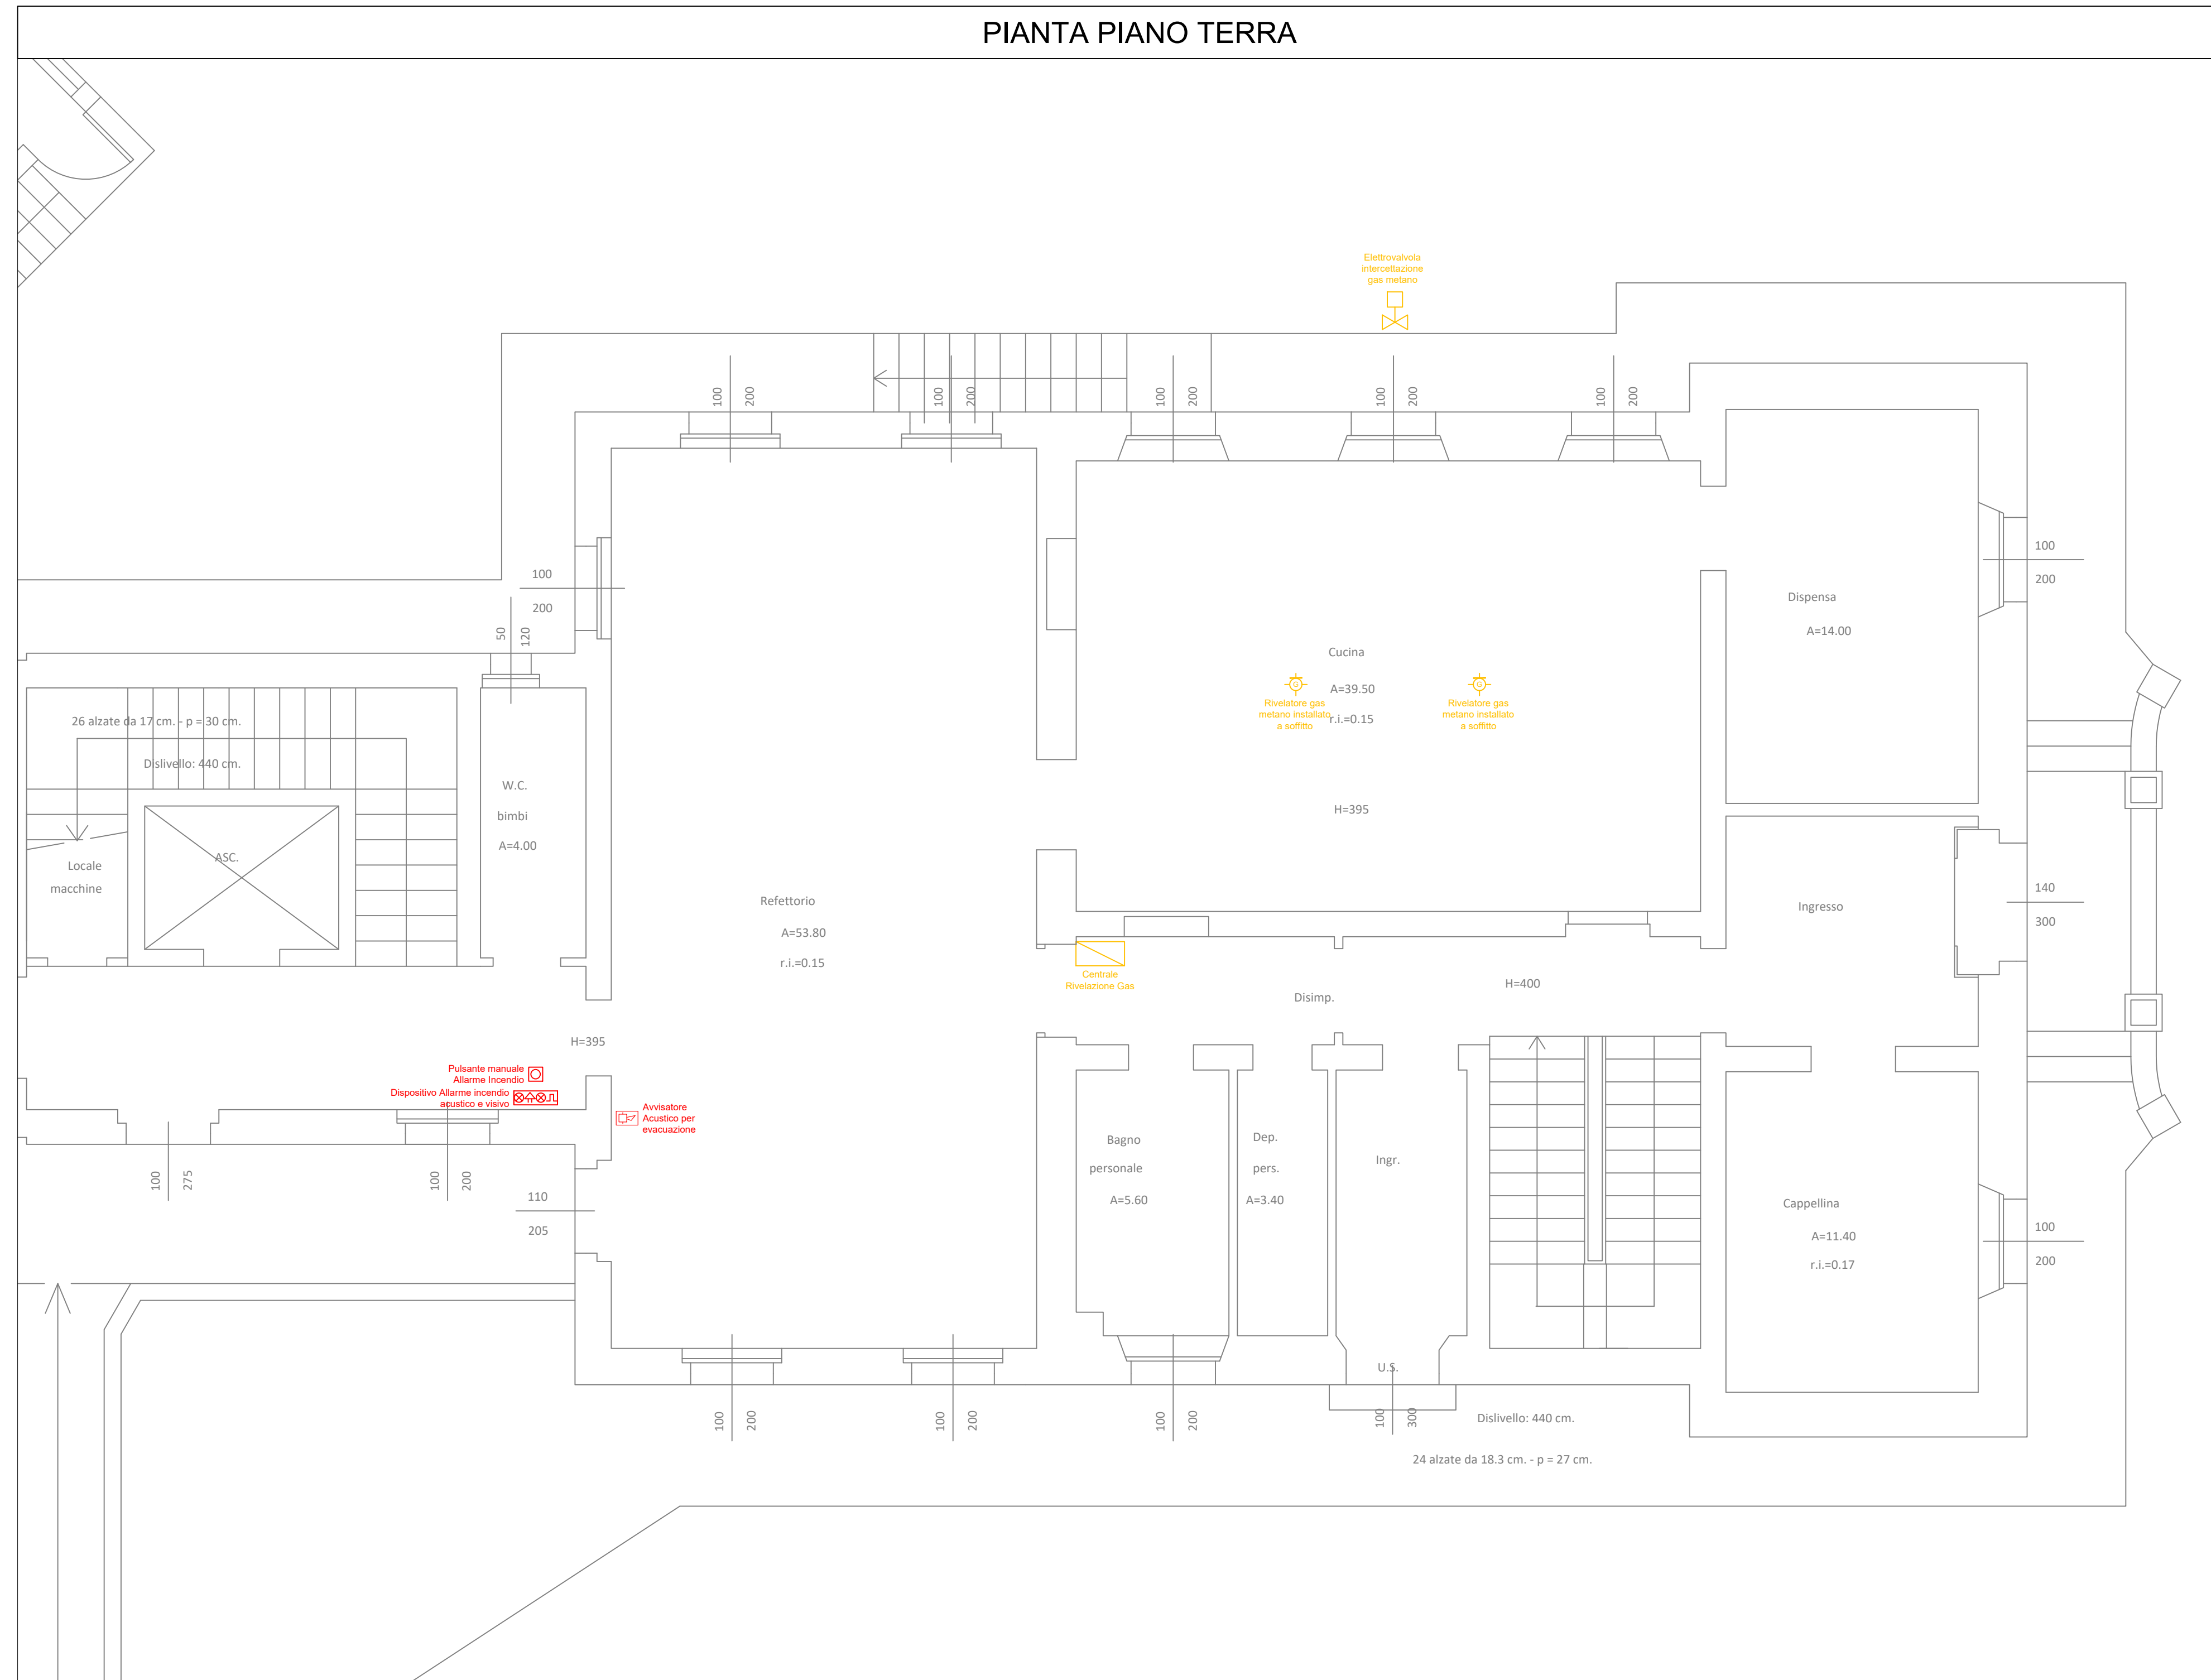

PIANTA PIANO PRIMO

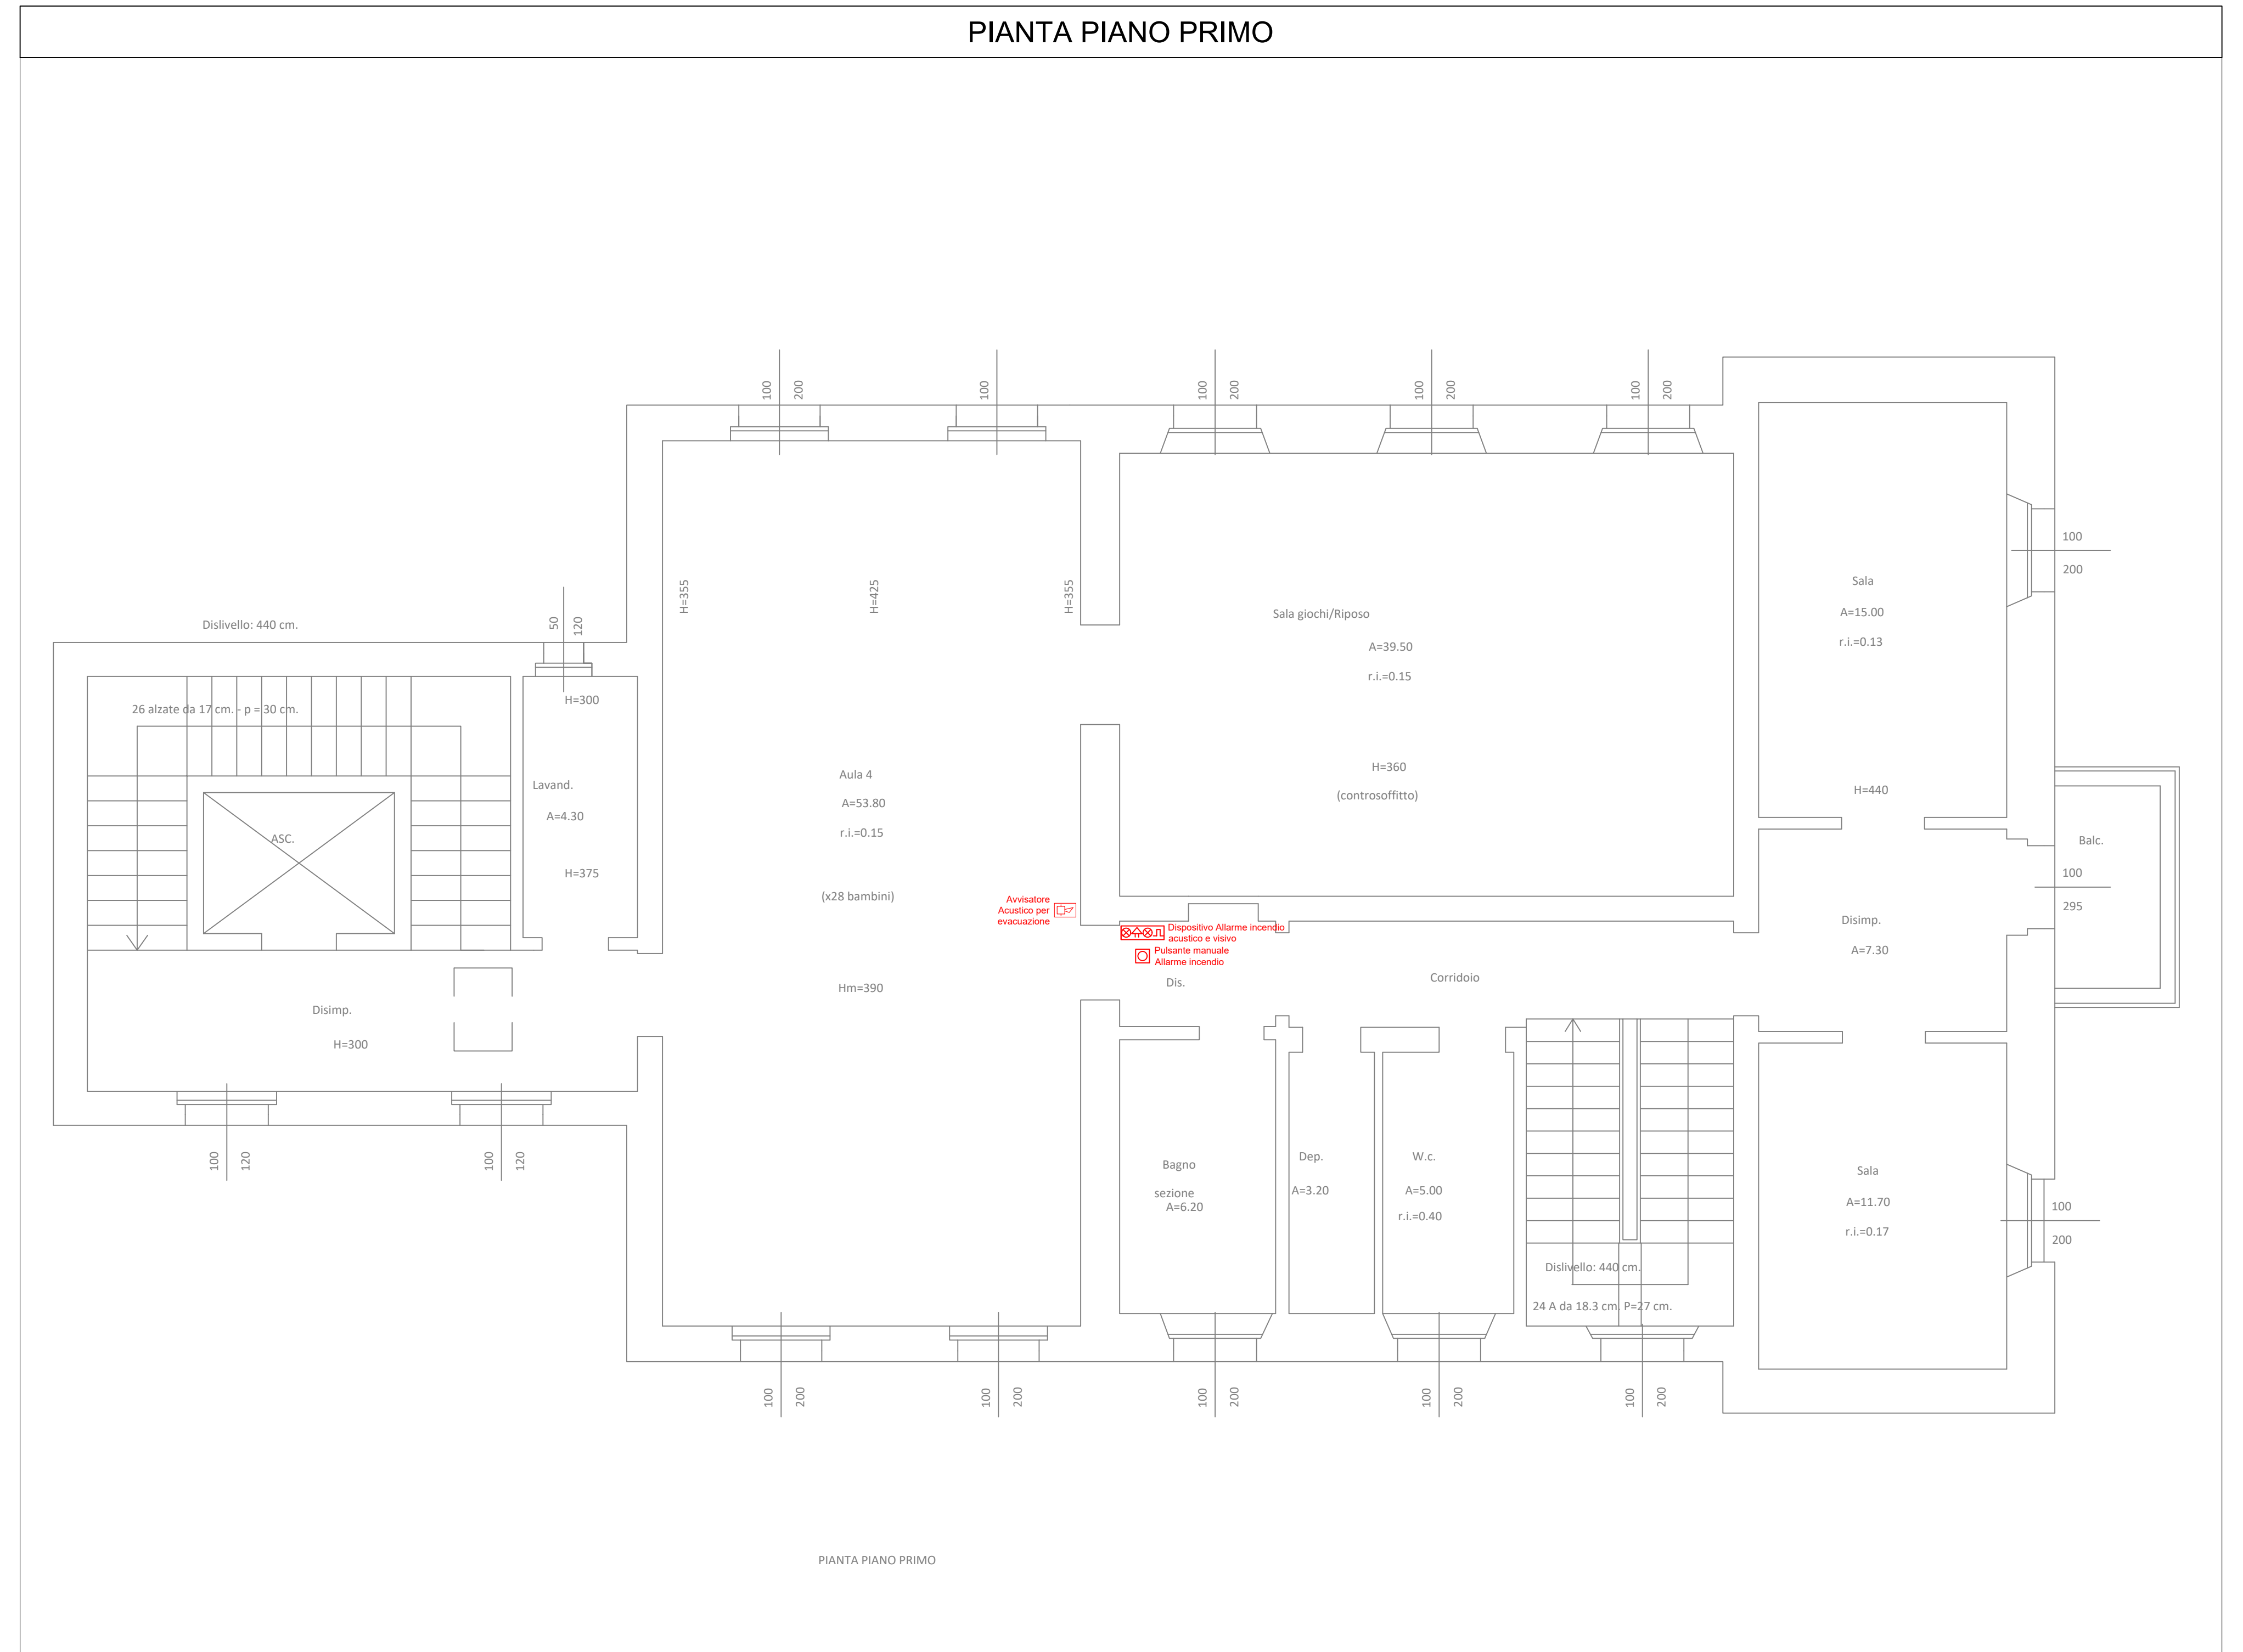

30/11/2022	01	Esecutivo	Z.C.	M.A.	M.A.
16/08/2022	00	Definitivo	Z.C.	M.A.	M.A.
DATA	REV	OGGETTO REVISIONE	DIS	VER	APP



COMMITTENTE:  
Comune di Gragnano Trebbiense  
Scuola dell'infanzia comunale  
Via Carella, 2 - Gragnano Trebbiense (PC)

OGGETTO:  
Riconversione spazi inutilizzati Scuola dell'infanzia comunale  
Impianto rivelazione ed allarme incendio e gas metano  
Tavola planimetrica distribuzione edificio a due piani

Documento: 2146RIV5001

Foglio: 2 Segue: - -

Scala: 1:50



Il Tecnico  
Per. Ind.  
Andrea Malta

Il Committente

