

LEGENDA	
	Preposizione punto presa del RJ45
	Punto presa del RJ45
	Preposizione punto Wi-Fi
	Arredo Rack Data

PIANTA PIANO TERRENO

30/11/2022	01	Esecutivo	Z.C.	M.A.	M.A.
16/08/2022	00	Definitivo	Z.C.	M.A.	M.A.
DATA	REV	OGGETTO REVISIONE	DIS	VER	APP



COMMITTENTE:
 Comune di Gragnano Trebbiense
 Scuola dell'Infanzia comunale
 Via Carella, 2 - Gragnano Trebbiense (PC)

OGGETTO:
 Riconversione spazi inutilizzati Scuola dell'infanzia comunale
 Impianto Trasmissione Dati
 Tavola planimetrica distribuzione edificio monoplano

Documento: 2146TEL5001

Foglio: 1 Segue: 2


Scala: 1:50




Il Tecnico
 Per. Ind.
 Andrea Malta

Il Committente

PIANTA PIANO TERRA

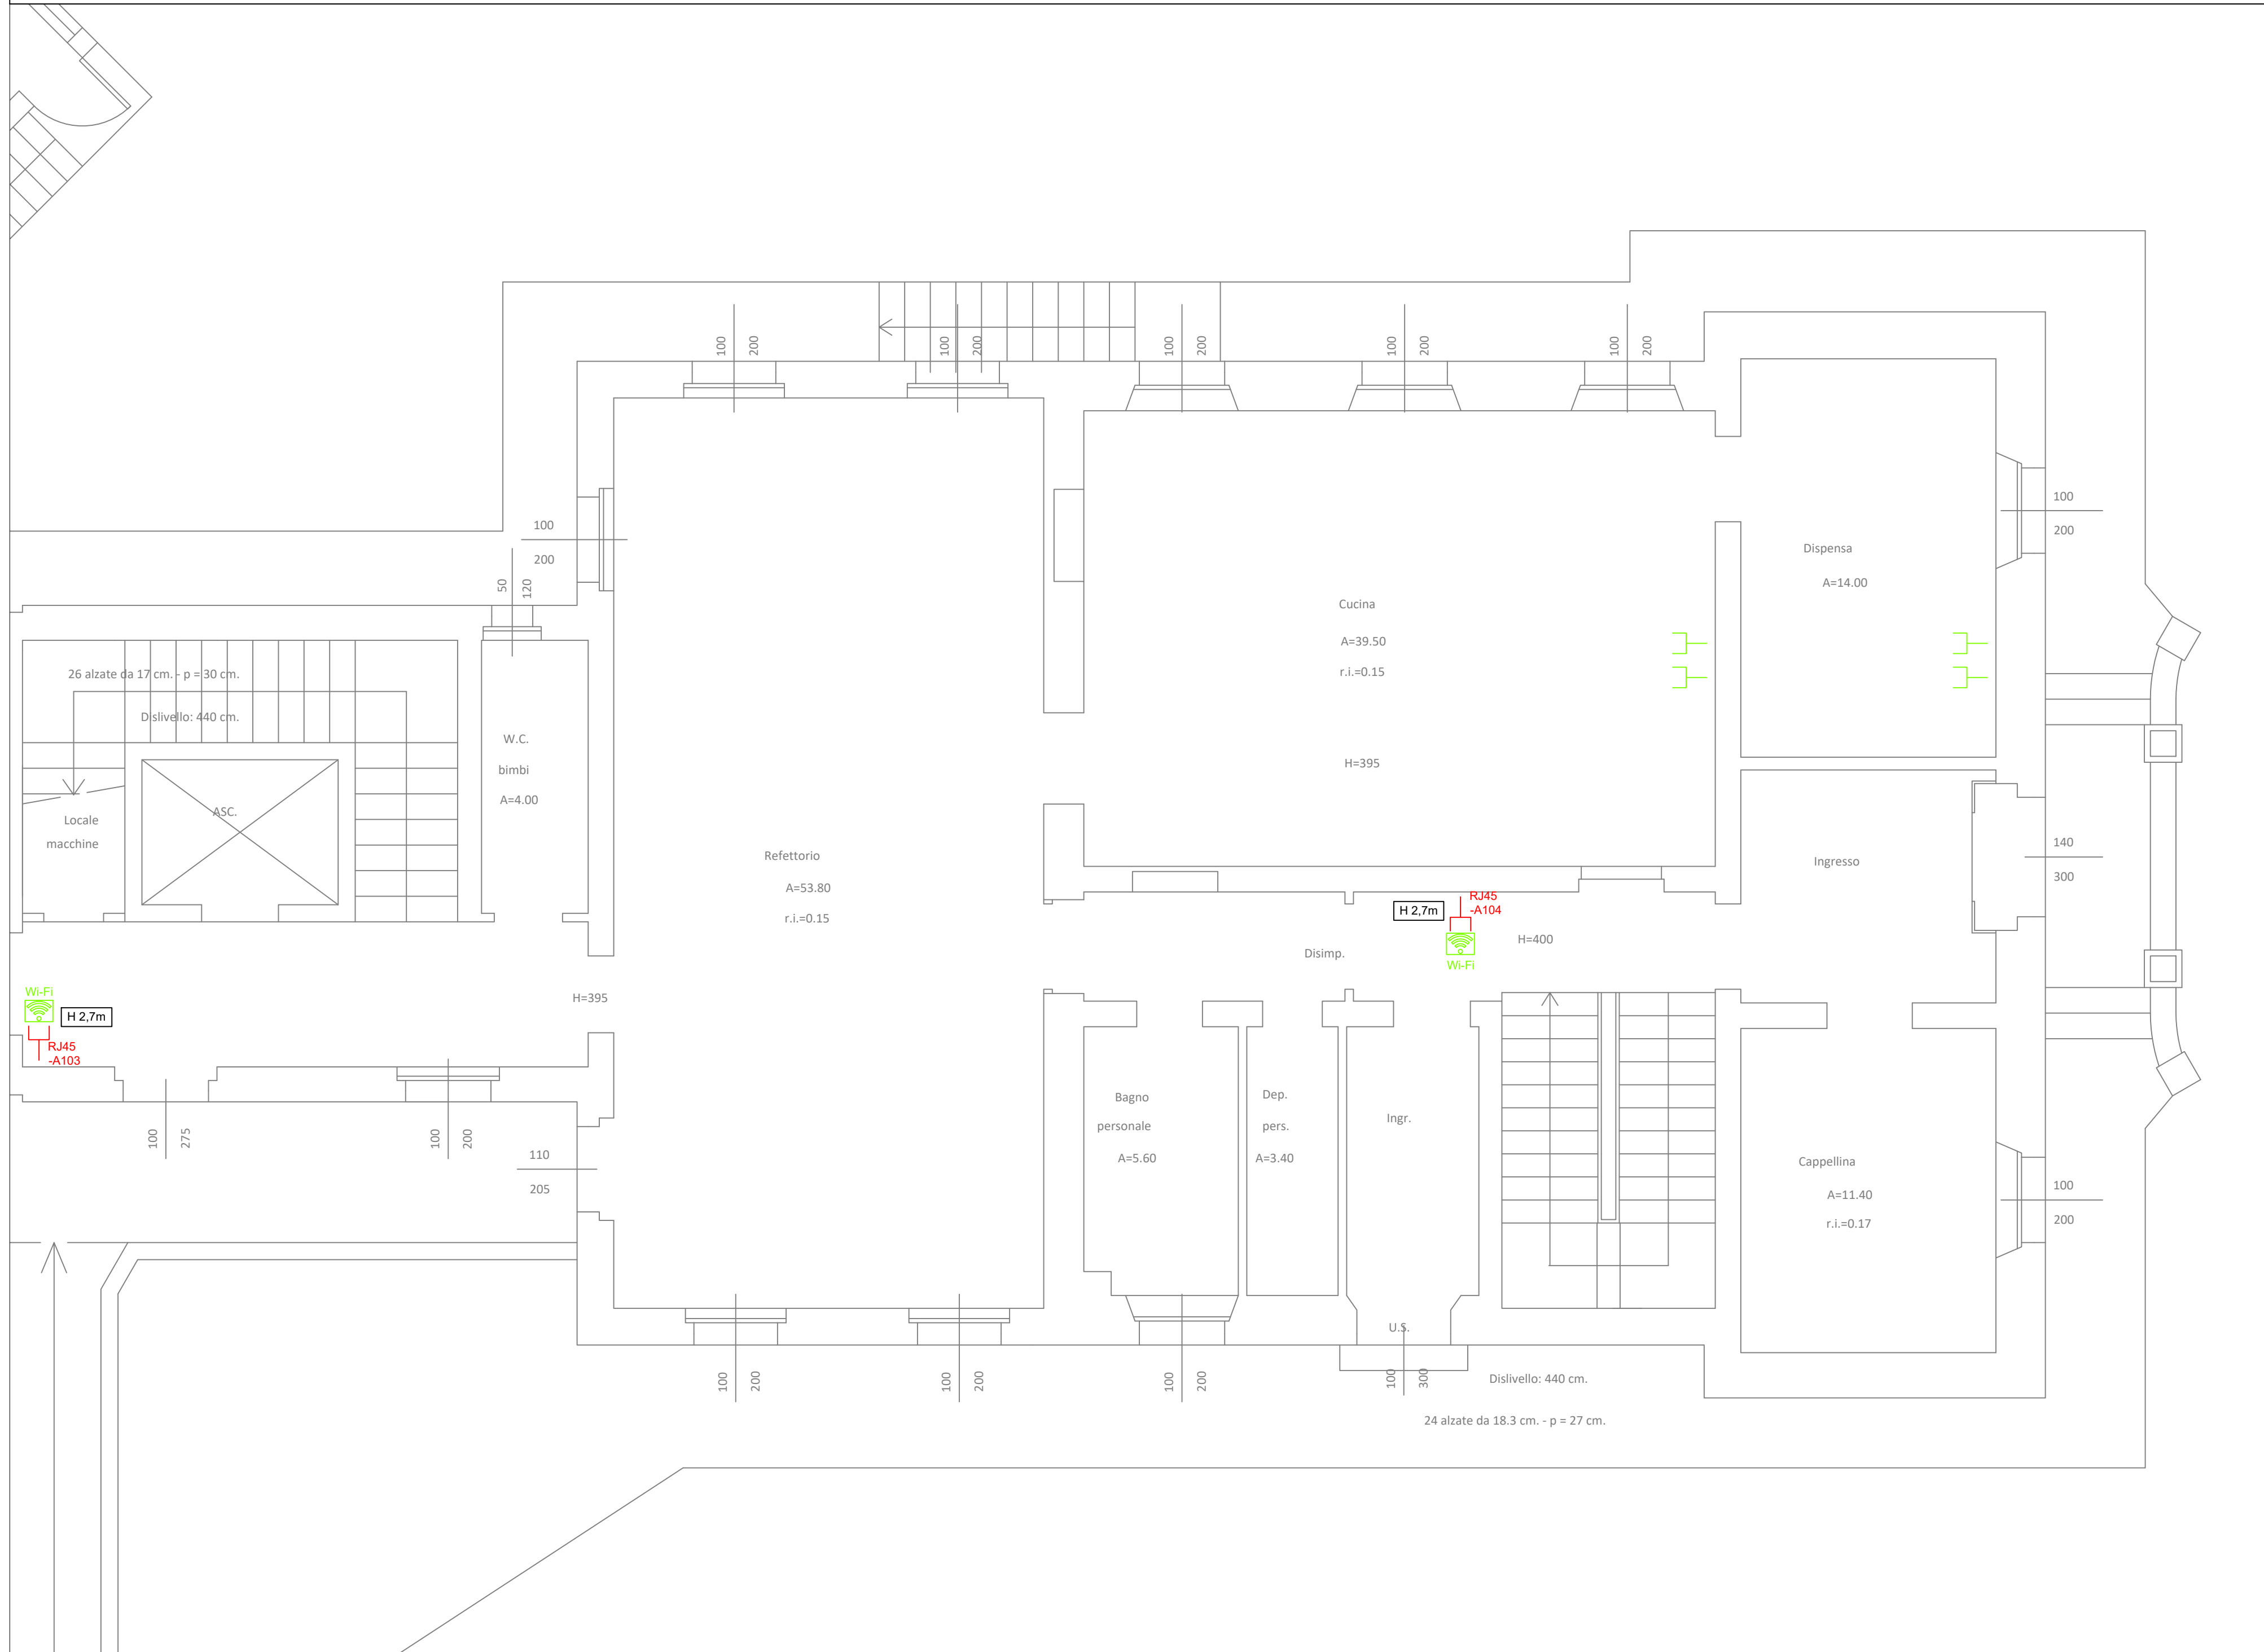

PIANTA PIANO PRIMO

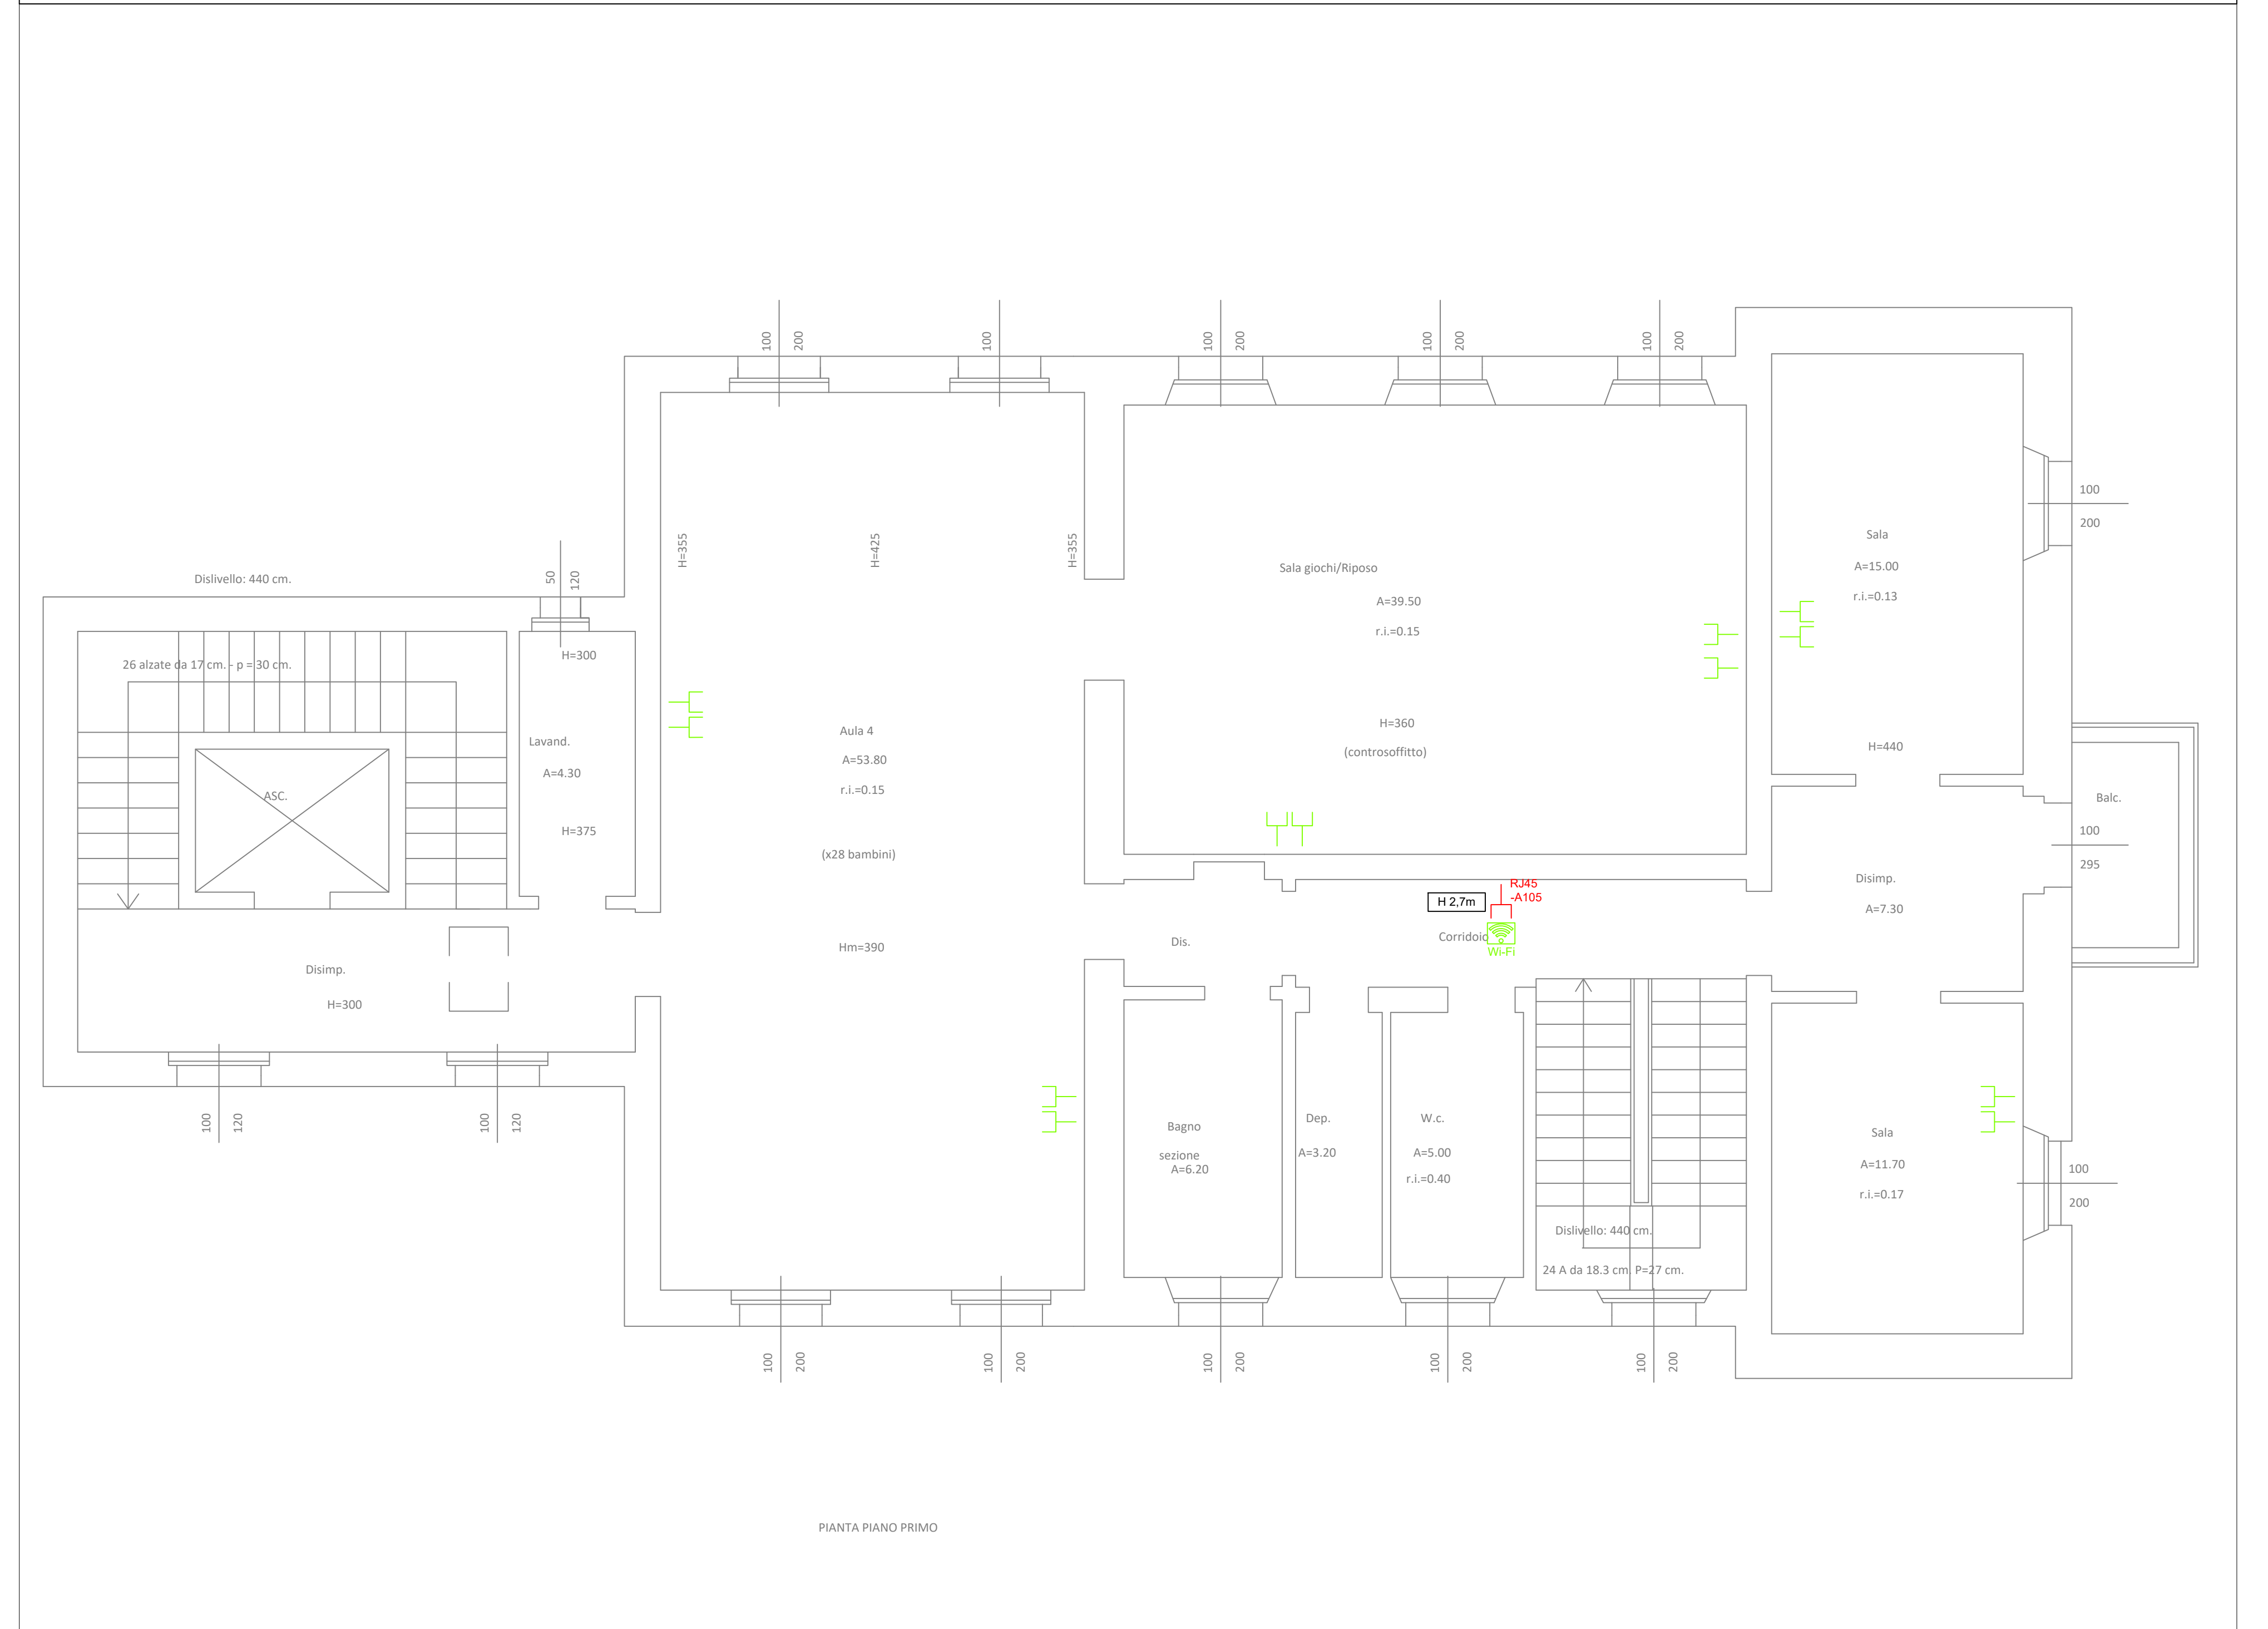

LEGENDA

	Preposizione punto presa dati RJ45
	Punto presa dati RJ45
	Preposizione punto Wi-Fi
	Armato Rack Data

30/11/2022	01	Esecutivo	Z.C.	M.A.	M.A.
16/08/2022	00	Definitivo	Z.C.	M.A.	M.A.
DATA	REV	OGGETTO REVISIONE	DIS	VER	APP

aemme

COMMITTENTE:
Comune di Gragnano Trebbiense
Scuola dell'infanzia comunale
Via Carella, 2 - Gragnano Trebbiense (PC)

OGGETTO:
Riconversione spazi inutilizzati Scuola dell'infanzia comunale
Impianto Trasmissione Dati
Tavola planimetrica distribuzione edifici su due piani

Documento: 2146TEL5001		Il Tecnico Per. Ind. Andrea Malta	Il Committente	
Foglio: 2				Segue: - -
Scala: 1:50				